


- Legenda**
- Łącznik jednofazowy
 - Przelicznik trójfazowy
 - Łącznik trójfazowy w wykonaniu szafkowym
 - Przelicznik trójfazowy w wykonaniu szafkowym
 - Pożycie
 - Wypos. oświetleniowy sufitowy
 - Wypos. oświetleniowy nad lustrem
 - Oprawa świetlnowa
 - Oprawa świetlnowa z modułem awaryjnym
 - Oprawa awaryjna
 - Oprawa oświetleniowa
 - ~~PLB 300~~ lampa bateryjnopilotowana
 - Gniazdo wtykowe 18 A połączone z bokiem ochronnym
 - Gniazdo wtyk. szafka 18 A połączone z bokiem ochronnym
 - Gniazdo wtyk. szafka 18 A połączone z bokiem ochronnym
 - Gniazdo wtyk. szafka 18 A połączone z bokiem ochronnym
 - Kontrolka przycisku
 - Tablica rozdzielcza
 - Optyczna czujka dymu z grzałką
 - Wentylator
 - Gniazdo telewizyjne
 - MSW
 - MSW
 - MSW
 - Słowniki klasy oddymniającej wraz z zasileniem

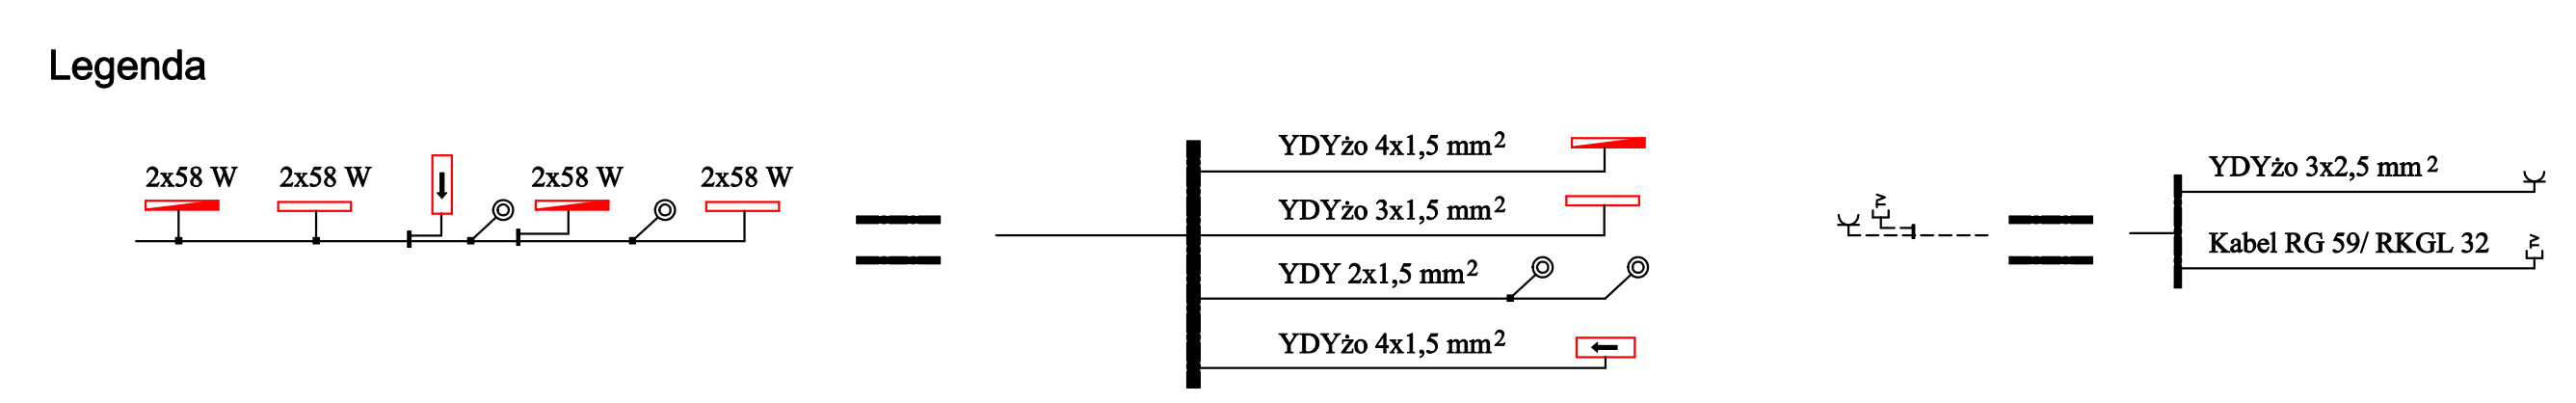

Nazwa: Schemat ideowy instalacji elektrycznej II piętra		Opis: Przebudowa II III kondygnacji budynku nr 2 GORD na potrzeby Oddziału sanatoryjnego dla dorosłych 34-700 Rakka Zdrój ul. Dietla 5	
Skala: 1:50	Data: IV.2009 r.	Strona: 3	Projektant: inż. Bartłomiej Piępa Licz. Nr MOP/025/PW/05/04
Wykonanie: Główny Inżynier Odszkod. Rehabilitacji Dzieci im. Adama Szabeszy ul. Dietla 5 34-700 Rakka Zdrój		Opis: inż. Tomasz Mosiek Licz. Nr MOP/025/PW/02/03	
Lp. 2008.08.28/01111010000000		Lp. 2008.08.28/01111010000000	